


PADRÃO DE ENERGIA  
MODELO PADRÃO DA  
CONCESSIONÁRIA LOCAL

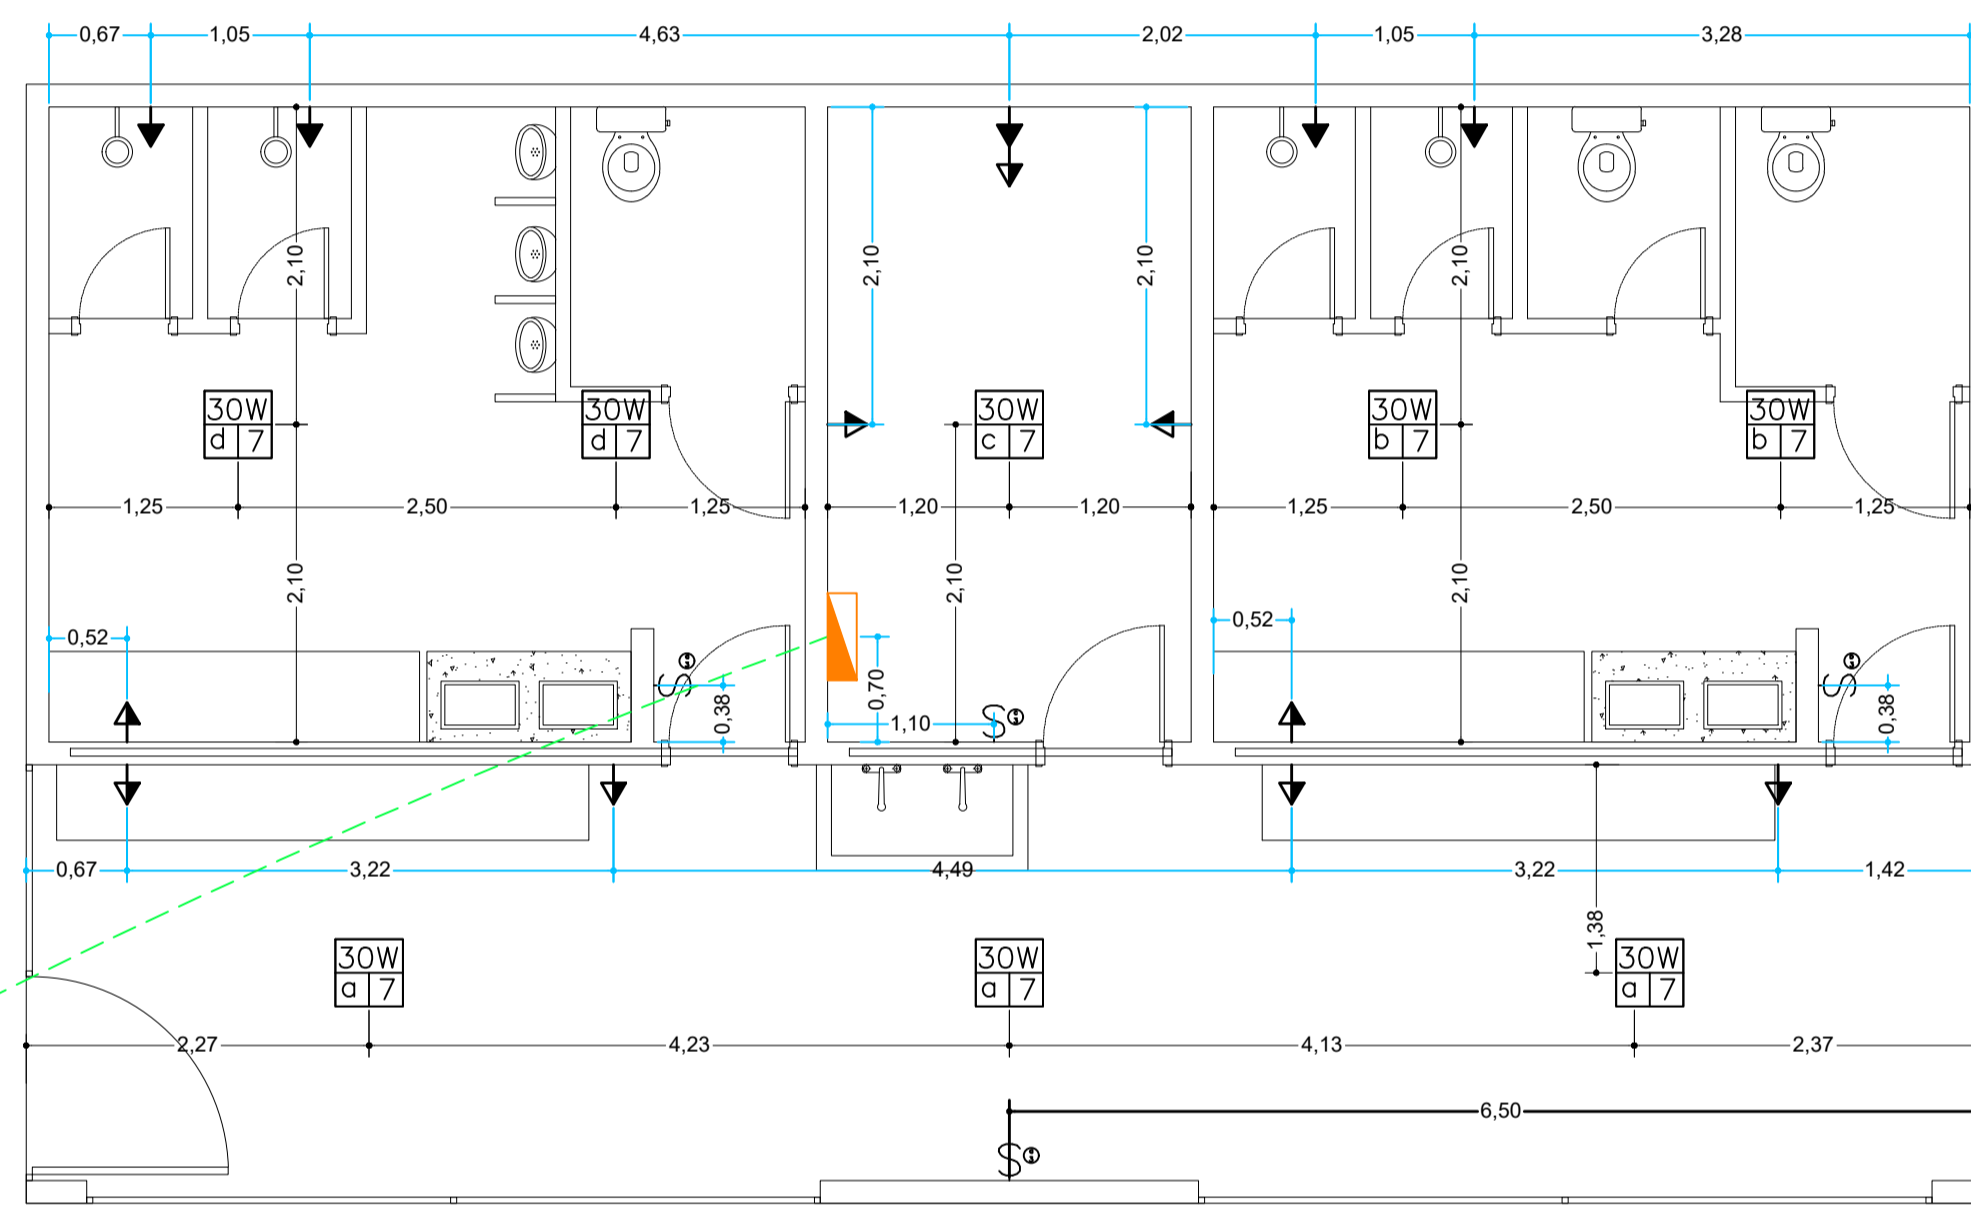

PLANTA BAIXA - VESTIÁRIOS  
escala: 1/50

LEGENDA GERAL DE ELÉTRICA

	PONTO DE TELEFONE RJ-11
	QUADRO GERAL DE LUZ E FORÇA ( H=150CM DO PISO AO EIXO )
	PONTO DE TOMADA BAIXA 40CM
	PONTO DE TOMADA MÉDIA 130 CM
	PONTO DE TOMADA ALTA 225 CM
	PONTO DE INTERRUPTOR SIMPLES
	CIRCUITOS FASE, FASE, TERRA
	PONTO DE INTERRUPTOR PARALELO
	PLAFON DE LED QUADRADO EMBUTIR OU SOBREPOR 25W
	PLAFON DE LED QUADRADO EMBUTIR OU SOBREPOR 18W
	PONTO DE INTERNET RJ-45
	ELETRODUTO 1"
	ELETRODUTO SUBTERRANEO 3"
	CIRCUITO DE ILUMINAÇÃO RETORNO, FASE
	CIRCUITO DE ILUMINAÇÃO PARALELO RETORNO
	CIRCUITO DE ILUMINAÇÃO SIMPLES FASE, NEUTRO, TERRA
	CIRCUITO DE ENTRADA FASE, FASE, FASE, NEUTRO, TERRA
	QUADRO DE DERIVALÇÃO



PROJETO ELÉTRICA

FOLHA  
1/1

ASSUNTO - REFORMA E AMPLIAÇÃO DA QUADRA POLIESPORTIVA


LOCAL - RUA DAS CAMÉLIAS - SISTEMA DE LAZER I - JD SÃO FRANCISCO XAVIER - BASTOS/SP

INTERESSADA - PREFEITURA MUNICIPAL DE BASTOS

ESCALA - INDICADAS

SITUAÇÃO SEM ESCALA

Nº Contrato de Repasse 980276/2025

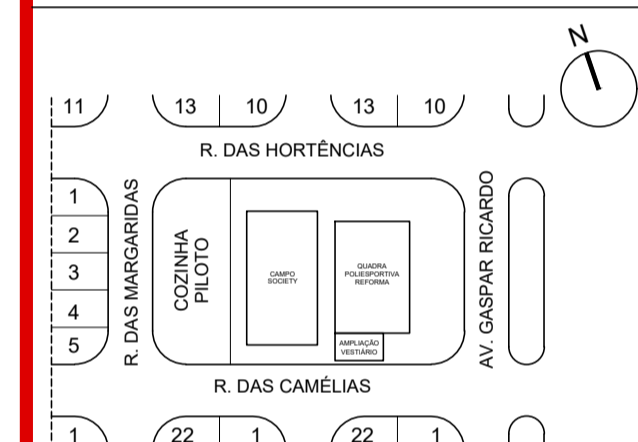

SÉRGIO MASAO HOSSOYA  
Engº Civil - Crea/SP 5061329667  
ART 2620260154585

QUADRO DE ÁREAS

TERRENO	3.115,24m²
CAMPO SOCIETY	220,92m²
QUADRA POLIESPORTIVA A REFORMAR	605,01m²
VESTIÁRIOS A AMPLIAR	329,98m²

KLEBER LOPES DE SOUSA  
Prefeito Municipal

**APROVADO**  
DATA 29/01/2026  
PROT. 9/26

Prefeitura do Município de  
**BASTOS**  
Secretaria Municipal de Planejamento

Tamiris Nogueira Martins Koike  
ARQUITETA CAU/SP A 137905-4